


# 1. NADZEMNÍ PODLAŽÍ

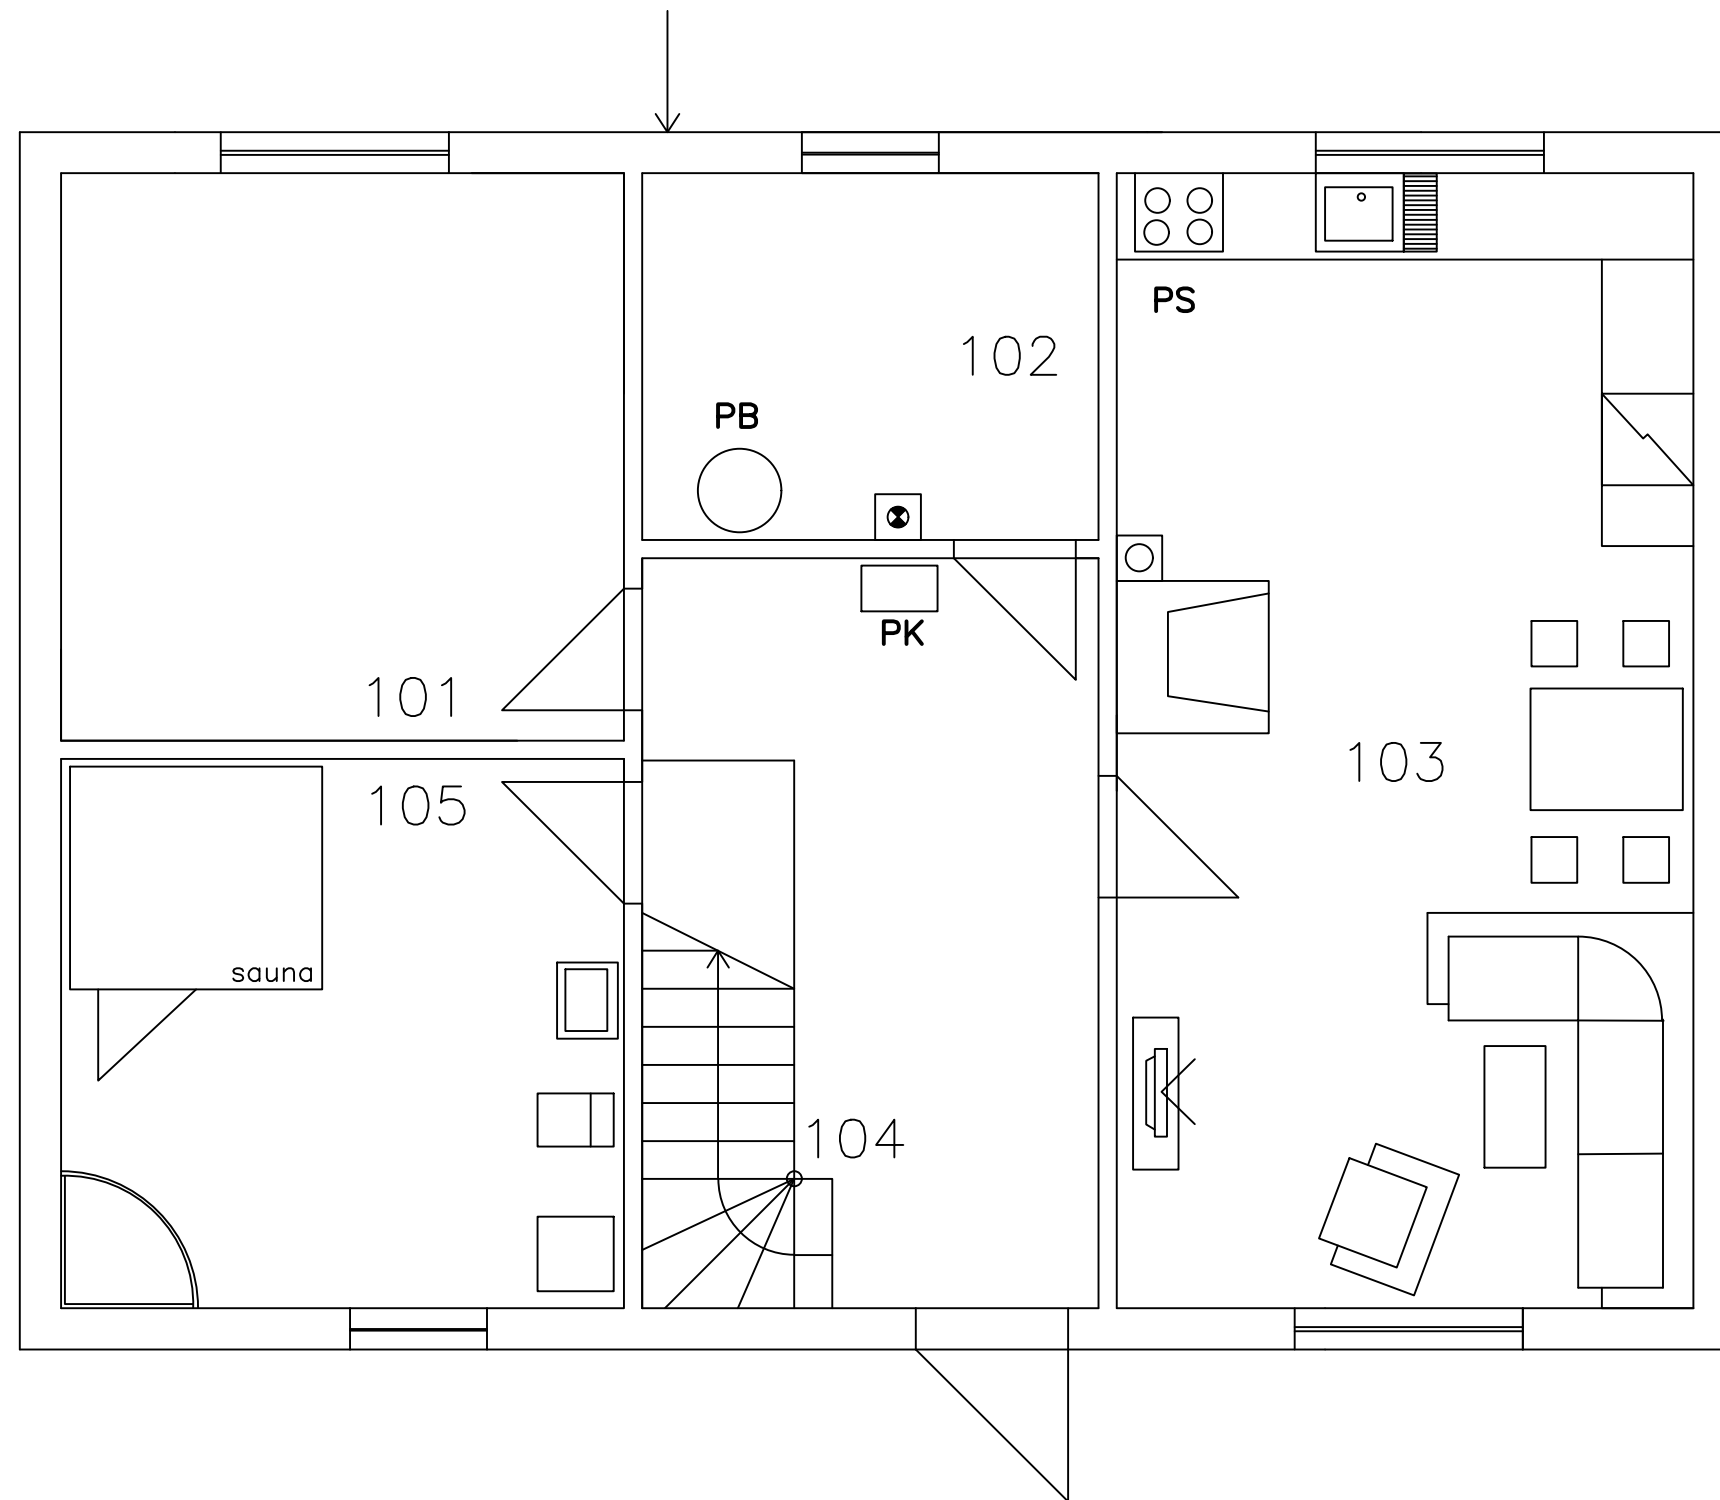

## LEGENDA PLYNOVÝCH SPOTŘEBIČŮ

- PK PLYNOVÝ KOTEL Q= ....., V = .....
- PB PLYNOVÝ BOJLER Q= ....., V = .....
- PS PLYNOVÝ SPORÁK Q= ....., V = .....

## LEGENDA MÍSTNOSTÍ

- 101 LOŽNICE
- 102 TECH. MÍSTNOST
- 103 OBÝVACÍ POKOJ + KUCHYŇĚ
- 104 PŘEDSÍŇ
- 105 KOUPELNA

VYPRACOVAL: .....	ZODP. PROJEKTANT ING. PETR POBOŘIL	SPŠS VALAŠSKÉ MEZIRŘIČI OBOR: TZB	
INVESTOR: T4 TZB		Č. ZAKÁZKY	01
NÁZEV AKCE: DOMOVNÍ PLYNOVOD		FORMÁT	A3
		DATUM	2020
		STUPEŇ	
OBSAH: PŮDORYS 1. NP		MĚŘÍTKO 1:50	Č. VÝKRESU 4.2