
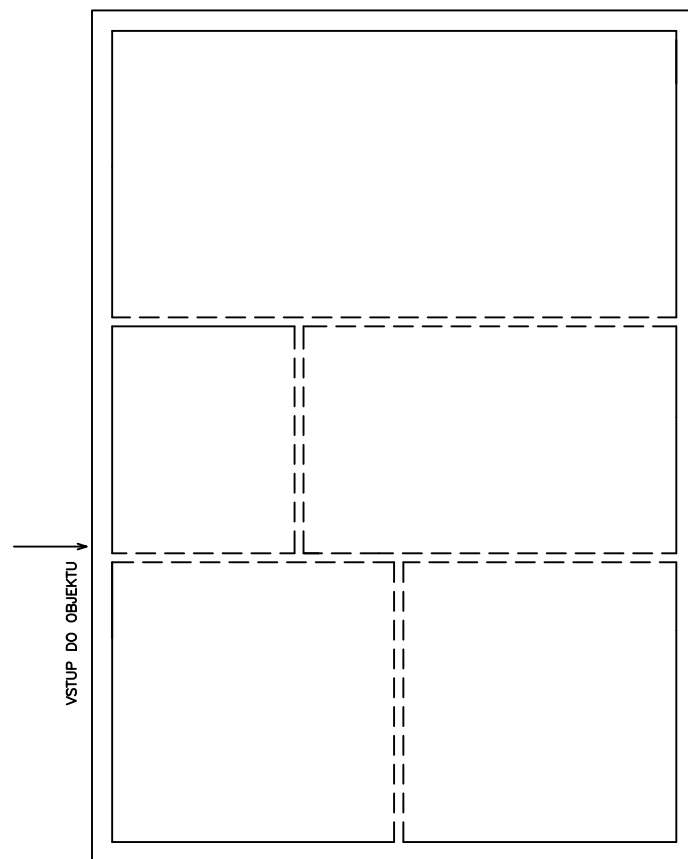


SITUACE

MÍSTO NAPOJENÍ
PLYNOVÉ PŘÍPOJKY

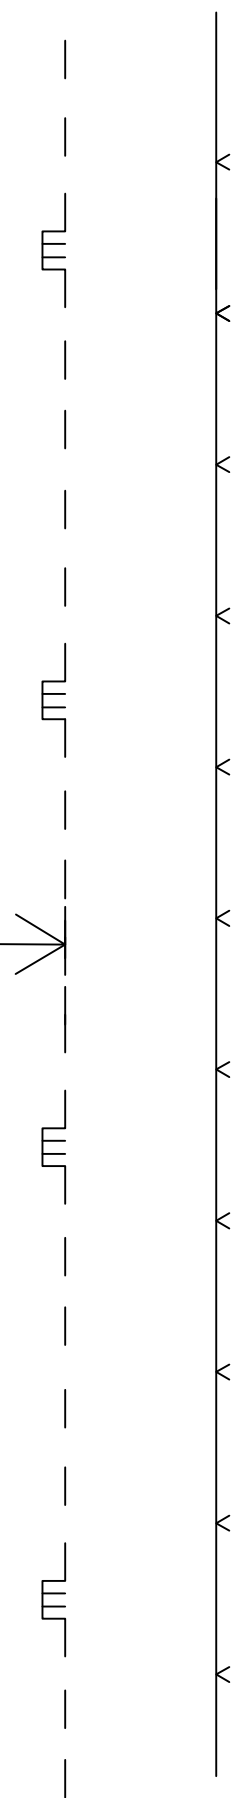

LEGENDA

- — — — —
STL PLYNOVOD PE 100
- — — — —
OPLOCENÍ

VYPRACOVAL:	ZODP. PROJEKTANT ING. PETR POBOŘIL	SPŠS VALAŠSKÉ MEZIŘÍČÍ OBOR: TZB	
INVESTOR: T4 TZB		Č. ZAKÁZKY	01
NÁZEV AKCE:	DOMOVNÍ PLYNOVOD	FORMÁT	A3
		DATUM	2020
		STUPEŇ	
OBSAH:	SITUACE	MĚŘÍTKO 1:100	Č. VÝKRESU 4.1